


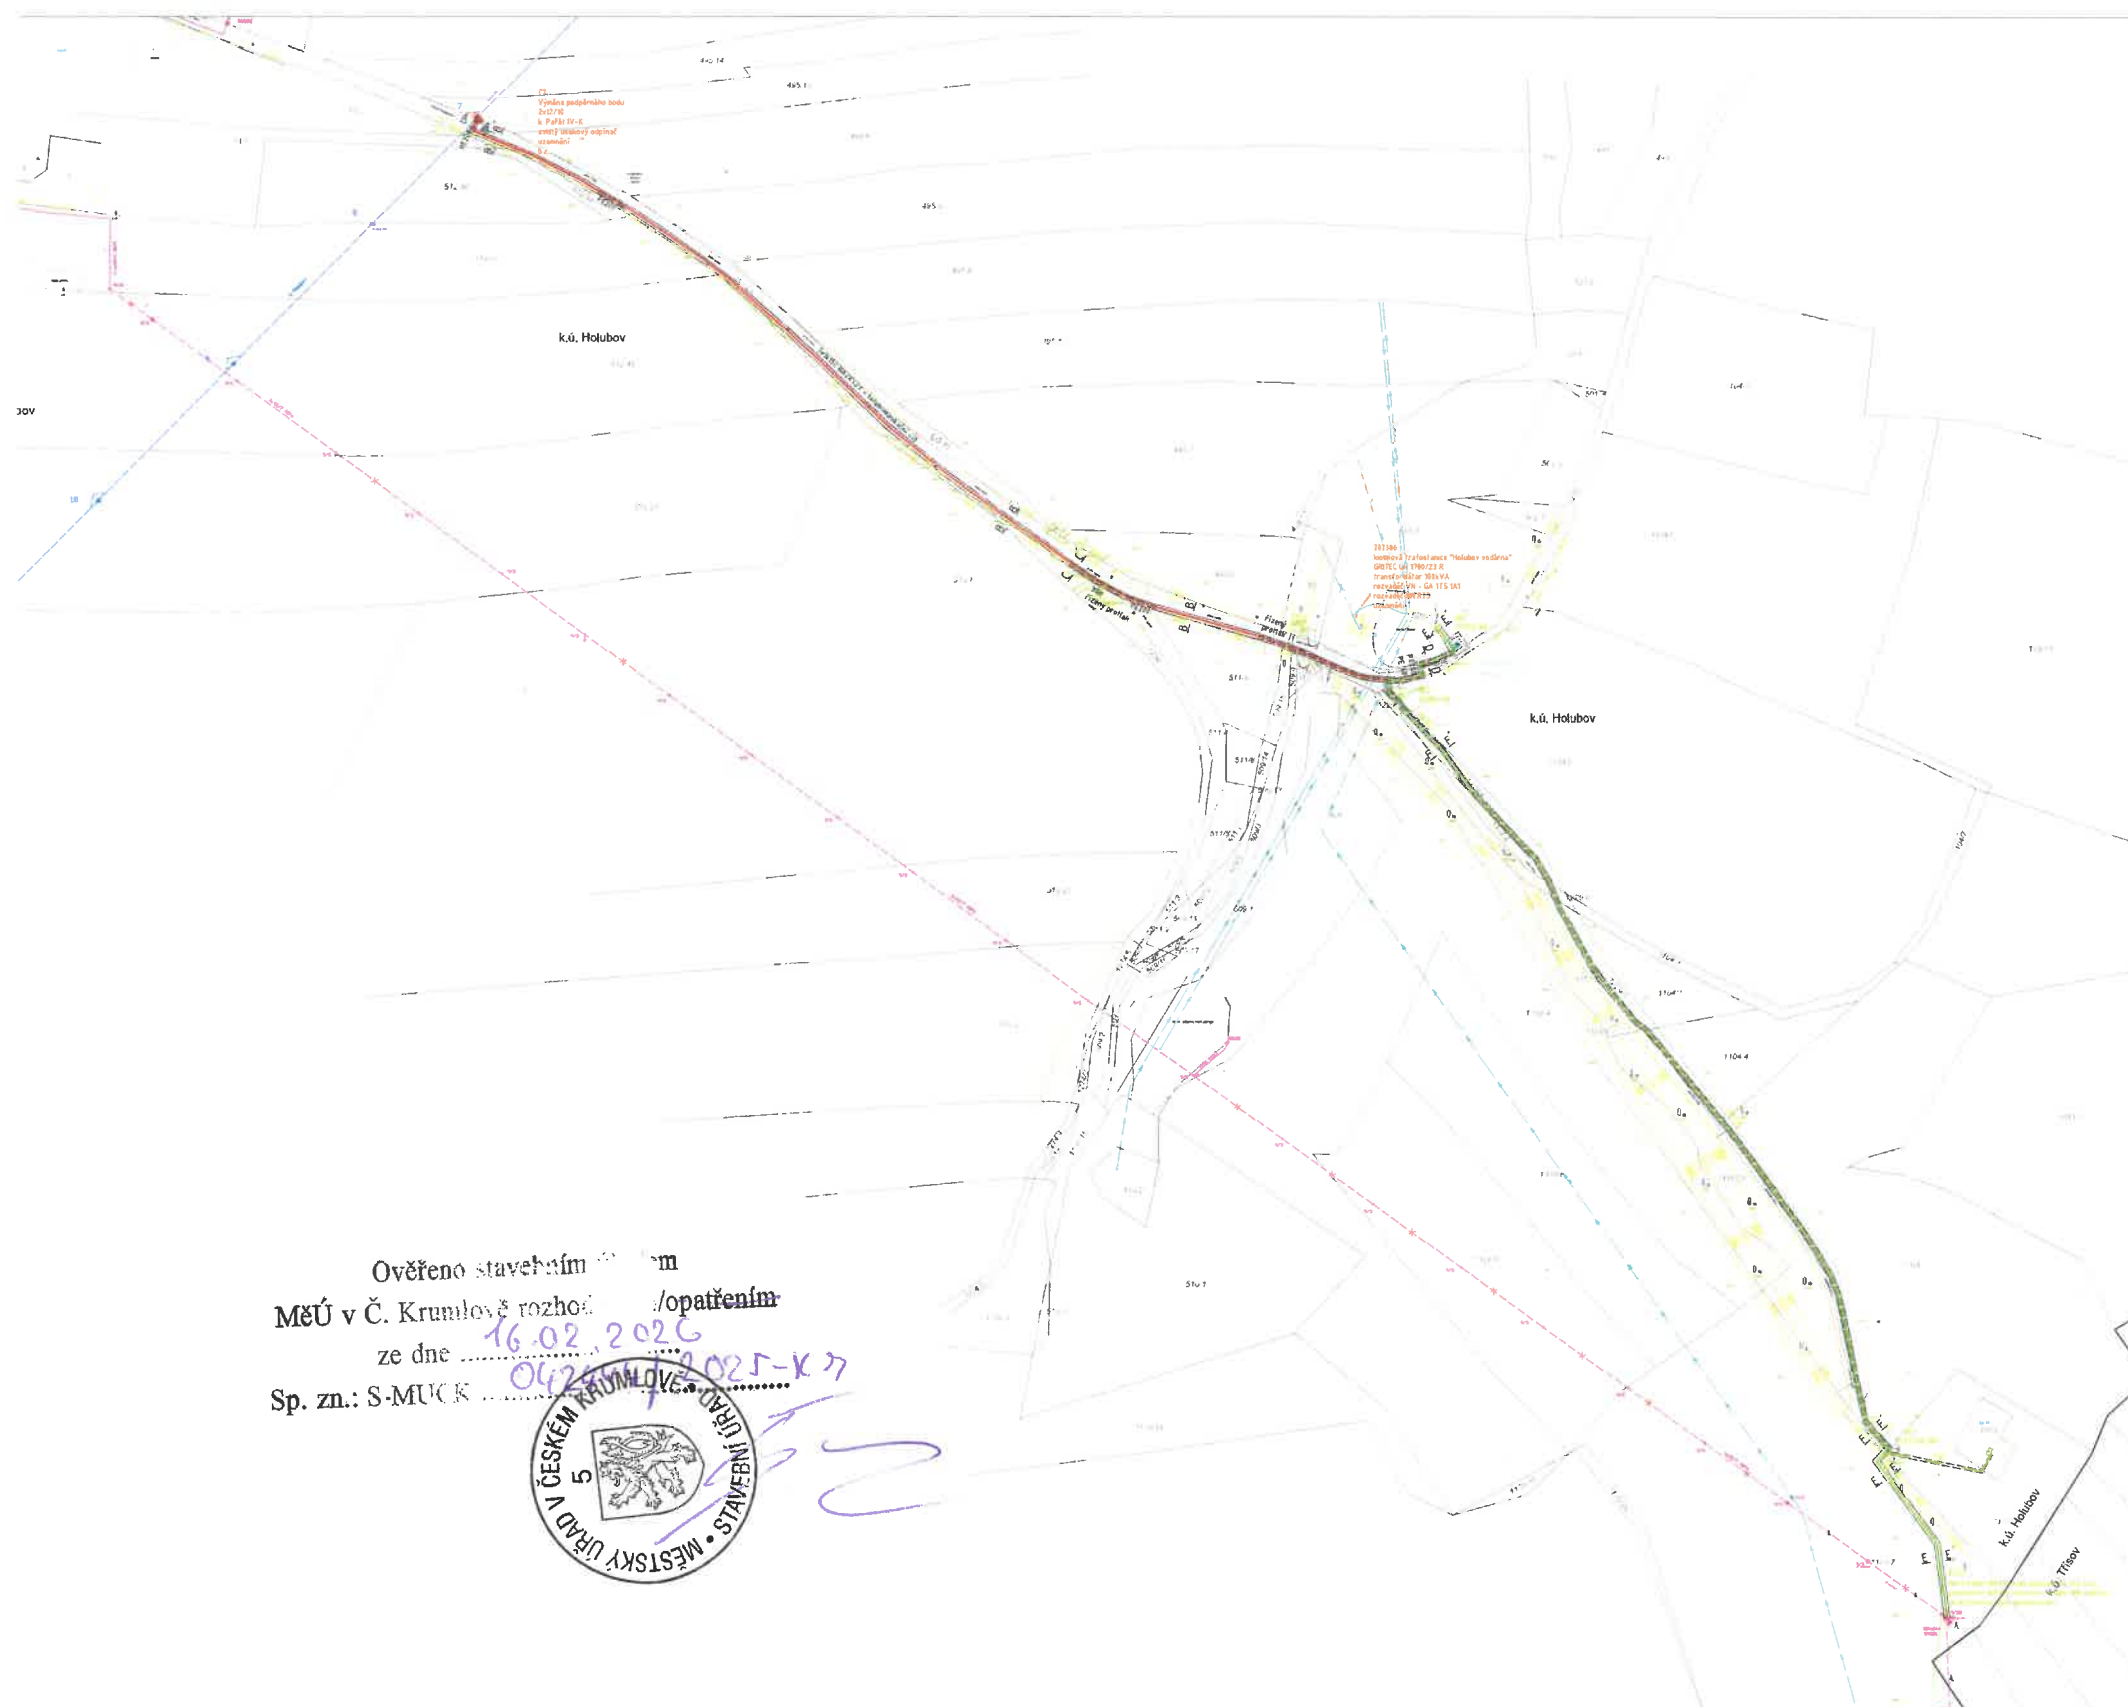

Ověřeno stavebním úřadem
MěÚ v Č. Krumlově rozhodl /opatřením
ze dne 16.02.2022
Sp. zn.: S-MUCK 042/2022-1-K 7



LEGENDA EL. VEDENÍ

- projektované kabelové vedení VN - telekomunikační síť
- projektovaný podpěrný bod
- projektovaná trafostanice
- projektované kabelové vedení NN
- projektované kabelové vedení HDV (hlavní domovní vedení)
- kabelová chránička
- projektované skříně NN
- stáv. holé vodiče VN
- stáv. podpěrné body VN
- stáv. kabel NN
- stáv. skříně NN
- stáv. holé vodiče NN - demontáž
- stáv. podpěrné body

LEGENDA INŽENÝRSKÝCH SÍTÍ

- rozvod vody
- kanalizace

ZÁKRESY STÁVAJÍCÍCH MŘ. SÍTÍ JSOU V PLÁNU ZABÝTENY POUZE
INFORMATIVNĚ Z VÝJADŘENÍ VLASTNÍKŮ A SPRÁVČŮ SÍTÍ.
BEZ JEJICH PŘESNÉHO VYTÝČENÍ NELZE ZAHÁJIT VÝKOPOVÉ PRÁCE.
Průměrná šikma: VN - 2580, 22 000 V
NN - 3000-3500, 230/230 V
Ochrana před vyjetím vozidel na železniční trať
VN - zpravidla - 17
NN - automaticky odpojen od zdroje TN-C
s výjimkou výstupu

Ing. Josef
Šťastný

VYPRACOVAL	MARTIN KLIMT	ZOD. PROJEKTANT	Ing. JOSEF ŠTĚPÁNEK
ZHOTOVITEL PD	PRO22 v.o.s.	ČECHOVA 59, 37065 ČESKÉ BUDĚJOVICE	
KRAJ	JIHOČESKÝ	OKRES	ČESKÉ BUDĚJOVICE
KATASTR. ÚZEMÍ	HOLUBOV		
MÍSTO STAVBY	KRÁSEŤÍN	LIDICKÁ 1873/36, 602 00 BRNO	Č. STAVBY: 1043022194
STAVEBNÍK	EG.D. s.r.o.		DATUM: 04-2022
NÁZEV STAVBY	KRÁSEŤÍN ČEVAK - KABEL NN		FORMÁT: 12A4
NÁZEV VÝKRESU	SITUACE STAVBY		STUPEŇ PD: DRS
			MĚŘÍTKO: 1:1000
			Č. VÝKRESU: C3